



说明：鱼池施工内容如下

1. 拆除原有鱼池挡土墙顶部马牙墙密片及其附墙结构层，并且重新砌筑300*300仿古城墙，挡土墙长度104米（仿古城墙定线为紫色，施工时施工方提供材料）
2. 拆除原有挡土墙顶部和排水口堵塞，疏通鱼池原有排水管和排水口，并且重新砌筑排水管和排水口，并且疏通好排水管，出水位置做不锈钢过滤网）
3. 鱼池挡土墙顶部和排水口堵塞，疏通鱼池原有排水管和排水口，并且重新砌筑排水管和排水口，并且疏通好排水管，出水位置做不锈钢过滤网）
4. 布设长度大约125米，采用4.0mm²电线布线回路，具体布线方式施工方根据现场布置，布置线路过程线管不能进水，接头采用高压防水接头，如有漏点施工方承担一切后果。
5. 施工完成后专业清洗鱼池。

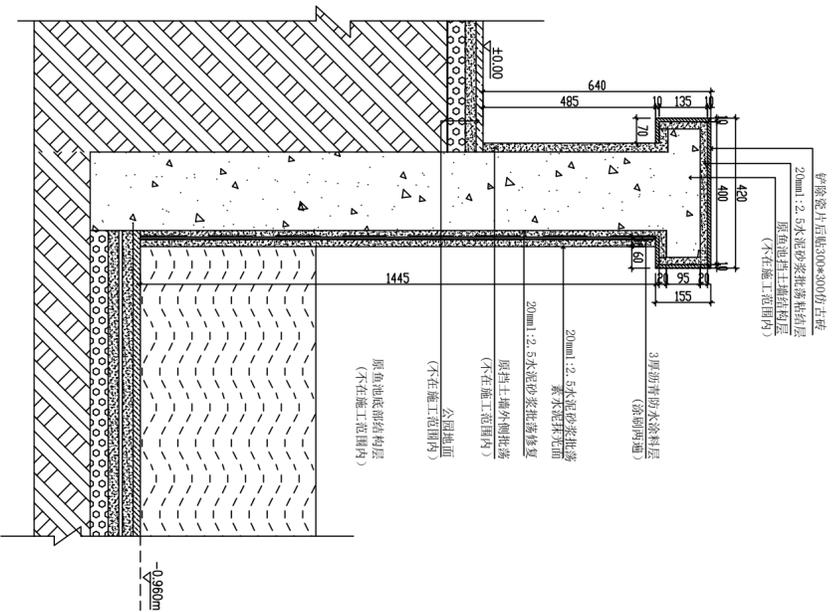

说明：鱼池施工内容如下

1. 拆除原有排水和排水堵塞，疏通鱼池原有排水管和排水口，并且重新砌筑排水管和排水口，并且疏通好排水管，出水位置做不锈钢过滤网。
2. 拆除原有挡土墙顶部和排水口堵塞，疏通鱼池原有排水管和排水口，并且重新砌筑排水管和排水口，并且疏通好排水管，出水位置做不锈钢过滤网。
3. 鱼池挡土墙顶部和排水口堵塞，疏通鱼池原有排水管和排水口，并且重新砌筑排水管和排水口，并且疏通好排水管，出水位置做不锈钢过滤网。
4. 布设长度大约125米，采用4.0mm²电线布线回路，具体布线方式施工方根据现场布置，布置线路过程线管不能进水，接头采用高压防水接头，如有漏点施工方承担一切后果。
5. 专业清洗鱼池内部。

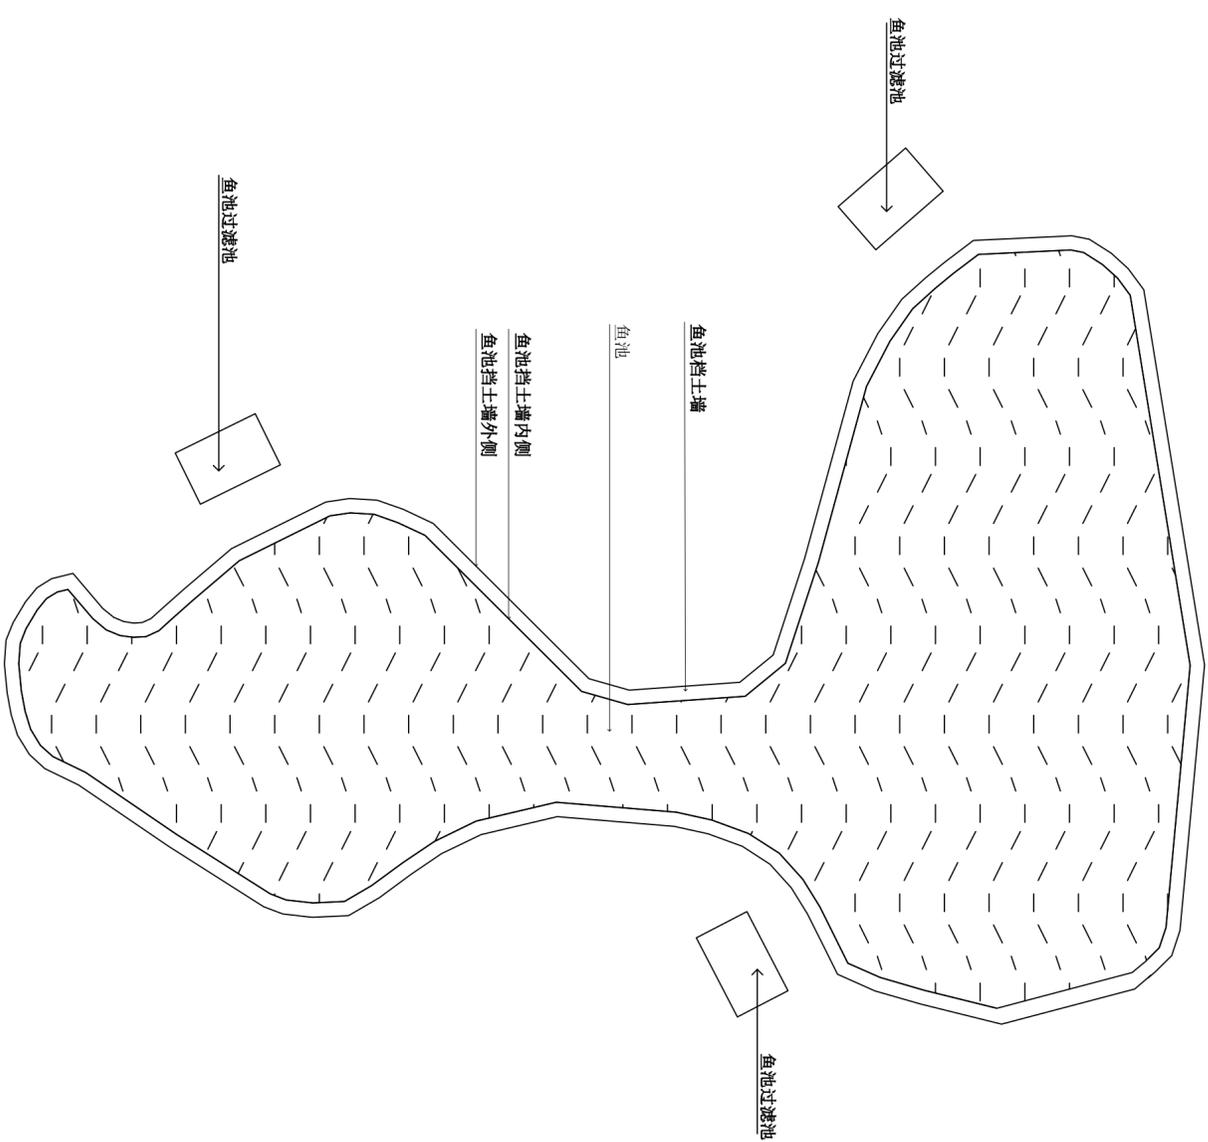

ARCHITECTURAL INFO. PLAN
鱼池挡土墙大样图
SCALE 1:1.10

ARCHITECTURAL INFO. PLAN
鱼池平面示意图
SCALE 1:1.10



珑图设计(集团)有限公司
 建筑行业(建筑工程) 甲级 市政行业(给排水、热力)工程乙级 风景园林工程设计专项乙级
 证书编号: 124406618
 文物保护工程勘察设计乙级 证书编号: 文物投乙字020251000

建设单位 广东省监狱中心医院
 工程名称 广东省监狱中心医院办公区环境修缮工程
 子工程名称

公园鱼池修补示意图		审定		区展航		专业负责		胡毅		设计号		2022Y-08		图号		PM-03	
项目负责		董上志		胡毅		设计阶段		邹志昌		施工图		比例		1:10		版本	
项目负责		董上志		胡毅		设计		林招辉		绿化工程		日期		2022.08		0	

声明：图纸版权属本公司所有，未经许可，不得翻印复制作为其他工程所用；
 图纸未经建设行政主管部门批准及未通过施工图审查不得用于施工。