


- 注：1、挡土墙采用200厚砖墙，高度见上图，混凝土采用C25混凝土，基础梁，纵筋底面各2 Φ 14通常箍筋 Φ 6@200。
2、标高单位为米，其他单位均为毫米
3、鱼池过滤池位子参考平面示意图
4、成品鱼池过滤池尺寸2000*1000*1000，功率为500W(过滤器需4-6个月保养一次)
5、在布置PVC排水管过程中，如有损坏鱼池内部防水，则需把防水修复好。
6、鱼池过滤顶部采用户外防护木做面罩，防腐木施工方提供色样。

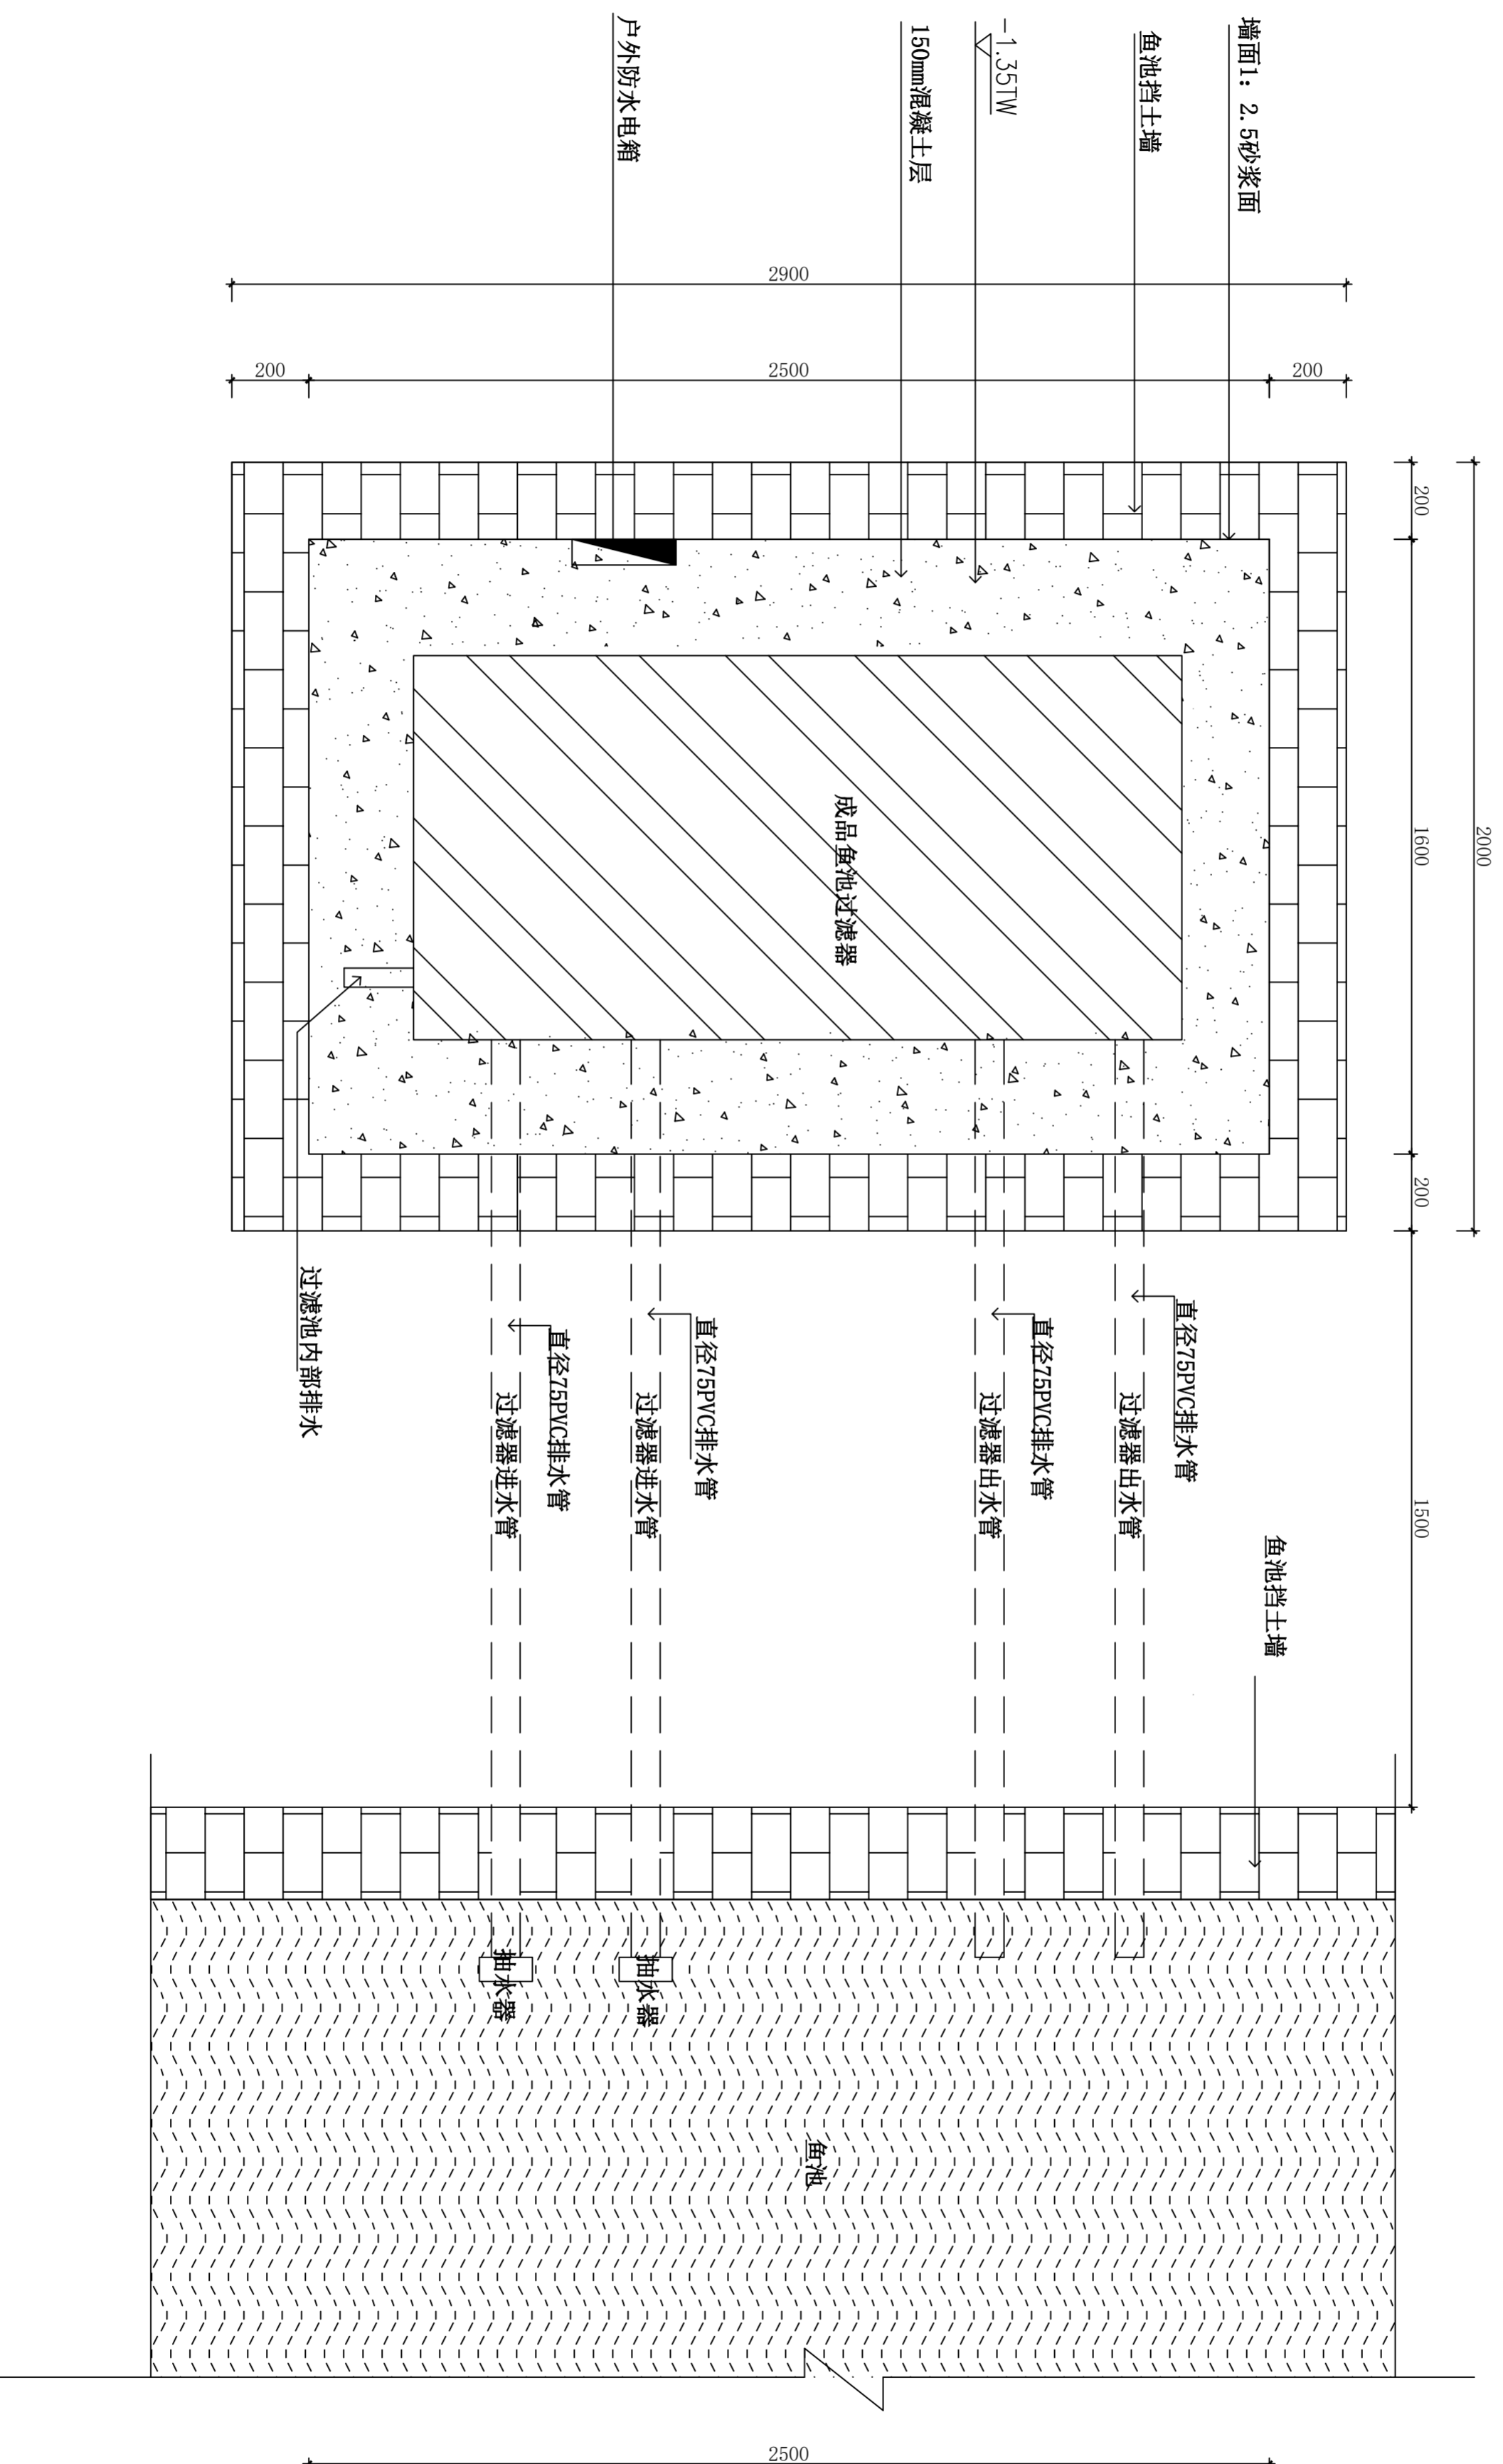

珑图设计(集团)有限公司

建筑行业(建筑工程) 甲级 市政行业(给排水、热力)工程乙级 风景园林工程专项乙级 证书编号: J44406618
文物保护工程勘察设计乙级 证书编号: 文物设乙字020251001

建设单位	广东省监狱中心医院
工程名称	广东省监狱中心医院办公区环境修缮工程
子工程名称	

鱼池过滤池结构图二

审定	区展航	专业负责	胡毅	设计号	2022Y-08	图号	D-03
审核	胡毅	校对	邹志昌	设计阶段	施工图	比例	1:15
项目负责人	董上志	设计	林招辉	专业	绿化工程	日期	2022.08
						版本	0

声明: 图纸版权归属本公司所有, 未经许可, 不得翻印复制作为其他工程所用; 图纸未经建设行政主管部门批准及未通过施工图审查不得用于施工。