



日期	日期	日期	日期	日期	日期	日期	日期	日期
签名	签名	签名	签名	签名	签名	签名	签名	签名
专业	专业	专业	专业	专业	专业	专业	专业	专业
总图	建筑	结构	给排水	电气	空调	燃气	电讯	

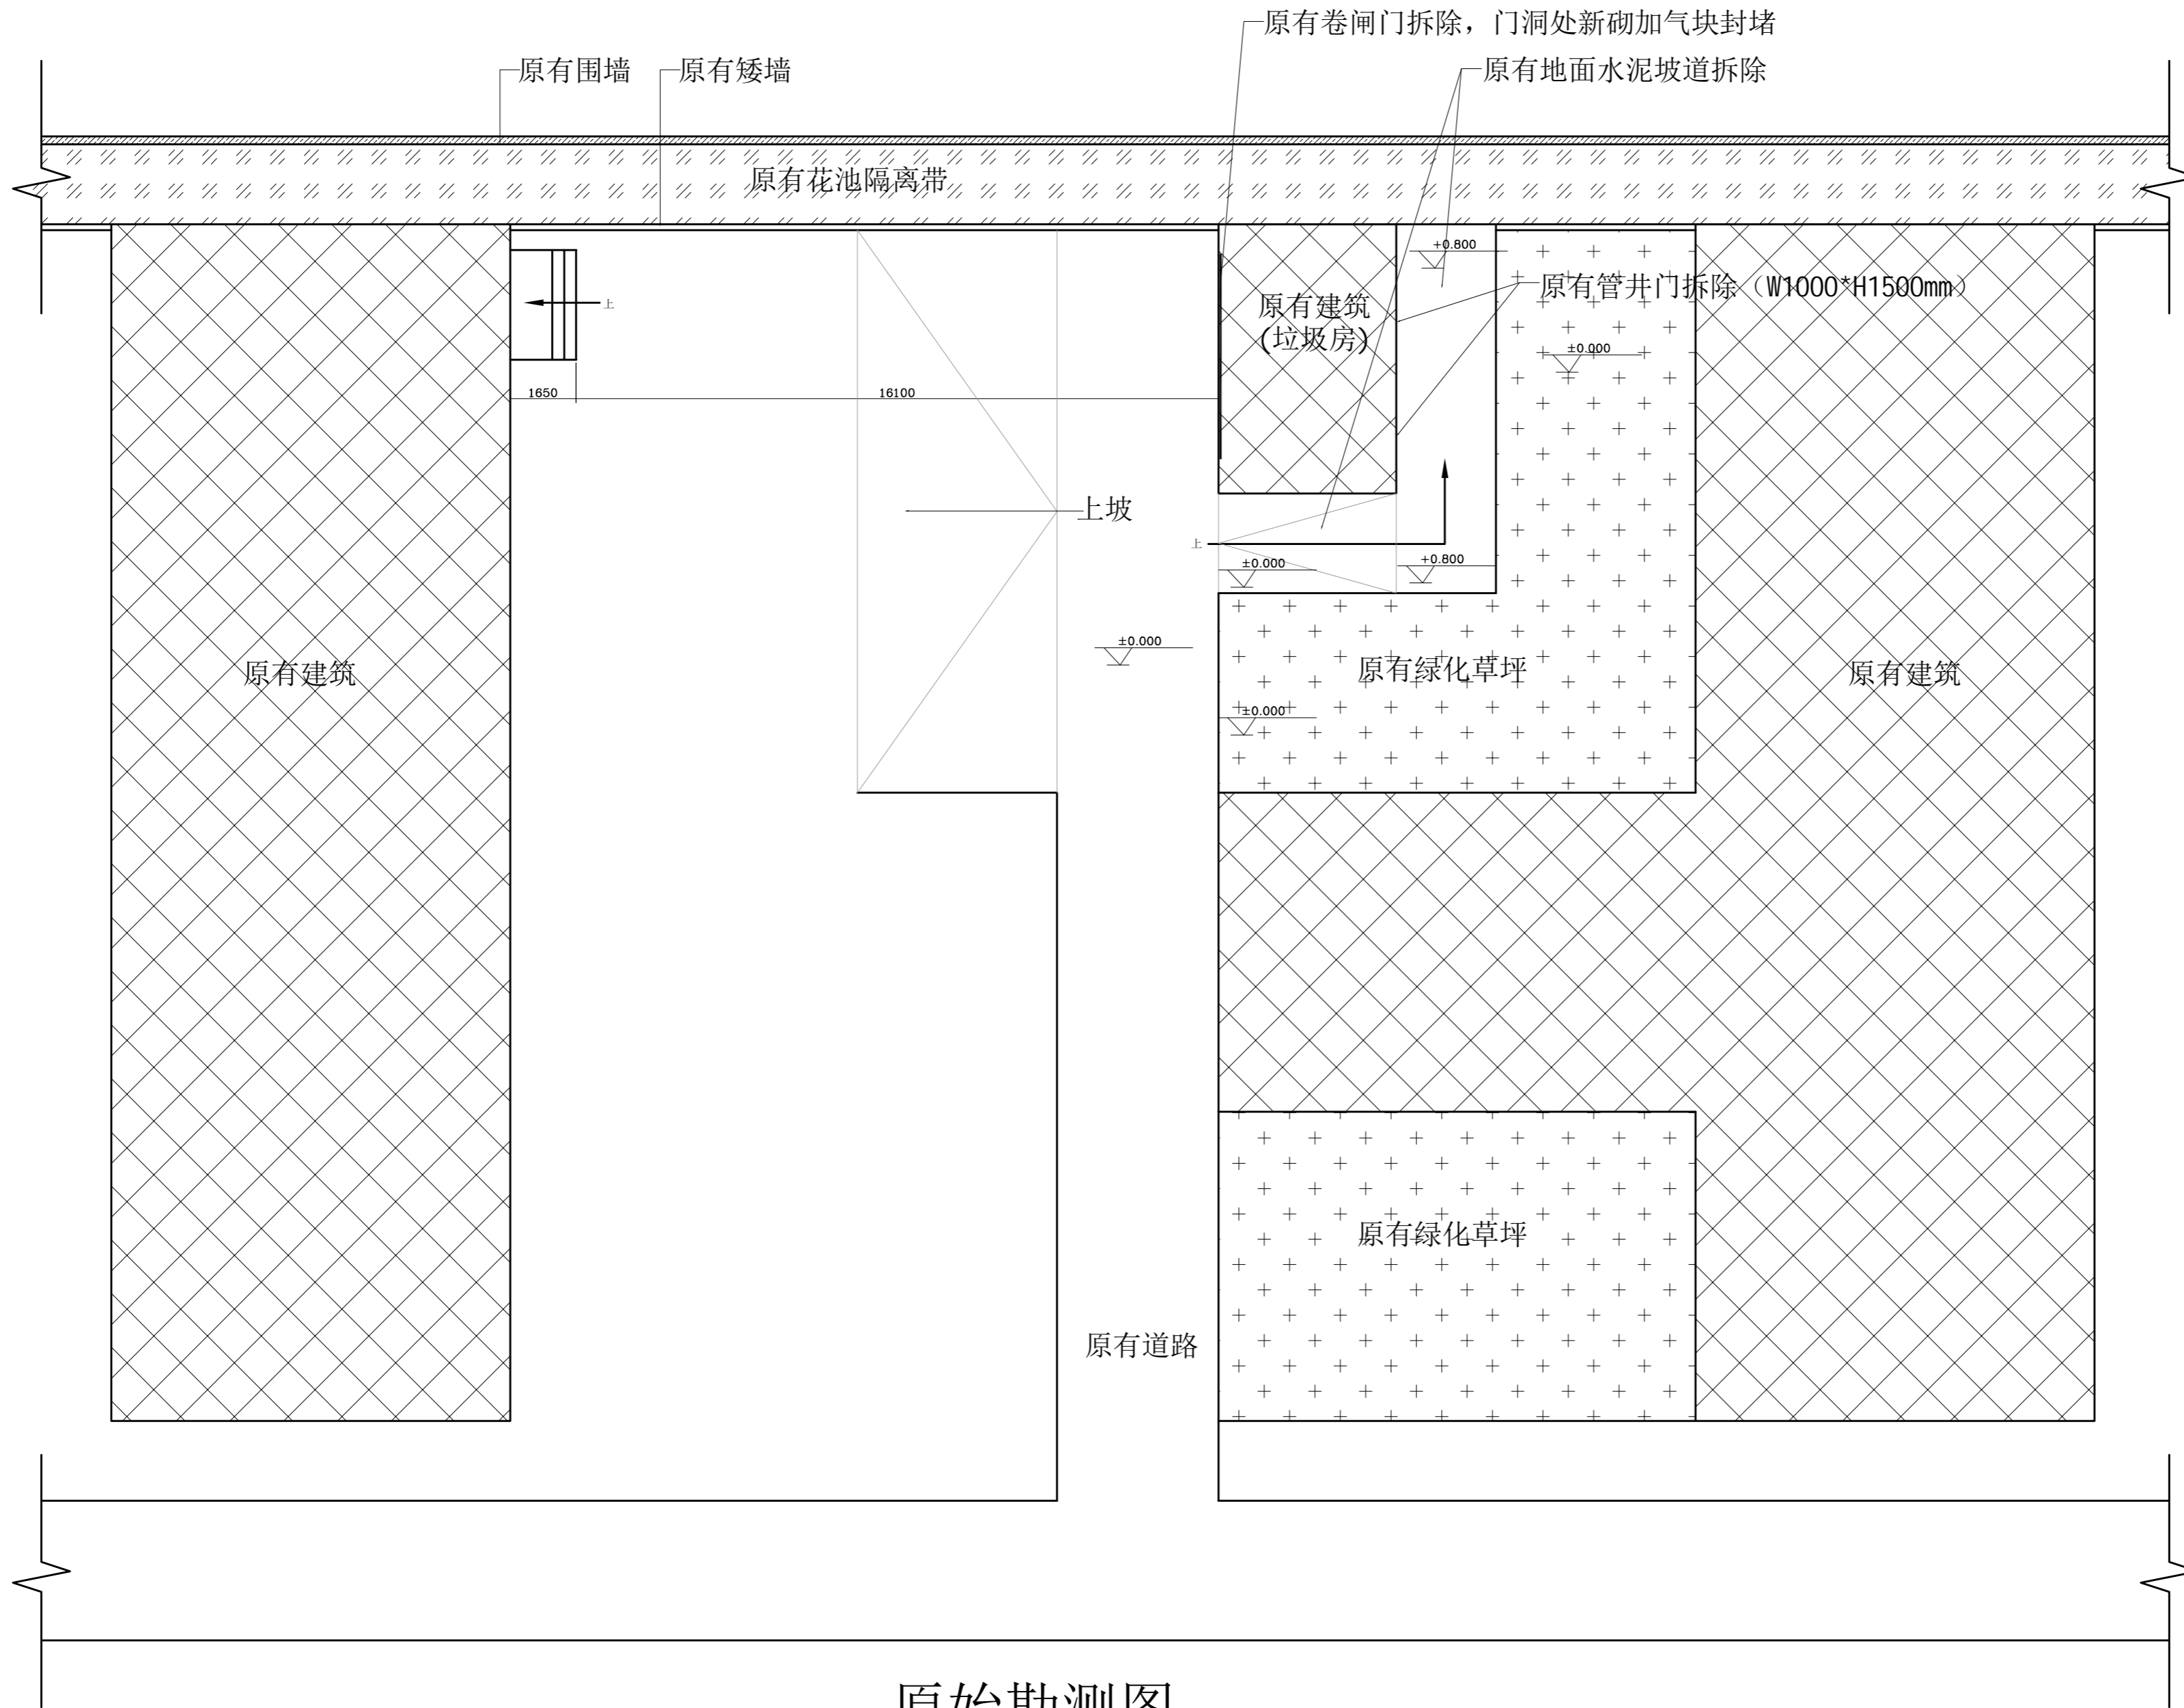

原始勘测图

加盖图章处

图审章

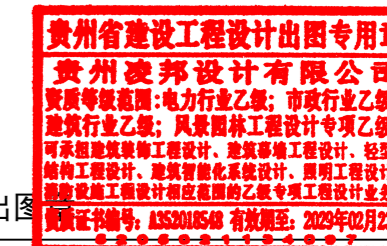

出图

注册章 (建筑、结构)

平面示意

审定 习波

审核 高志猛

项目负责 李向阳

专业负责 习波

校对 高志猛

设计 李向阳

建设单位

工程名称

子项-单体名称

原始勘测图

图名

合同号

版次 V1.0 日期 2025-01

图别 建筑 图号 PL-01




凌邦设计

GUI ZHOU LING BANG Design CO., LTD.

建筑行业乙级设计资质证书编号: A352018548


日期	日期	日期	日期	日期	日期
签名	签名	签名	签名	签名	签名
专业	专业	专业	专业	专业	专业
燃气	燃气	给水	给水	电气	电气
电气	电气	排水	排水	空调	空调
图	图	图	图	图	图
总	总	总	总	总	总
建	建	建	建	建	建
结	结	结	结	结	结

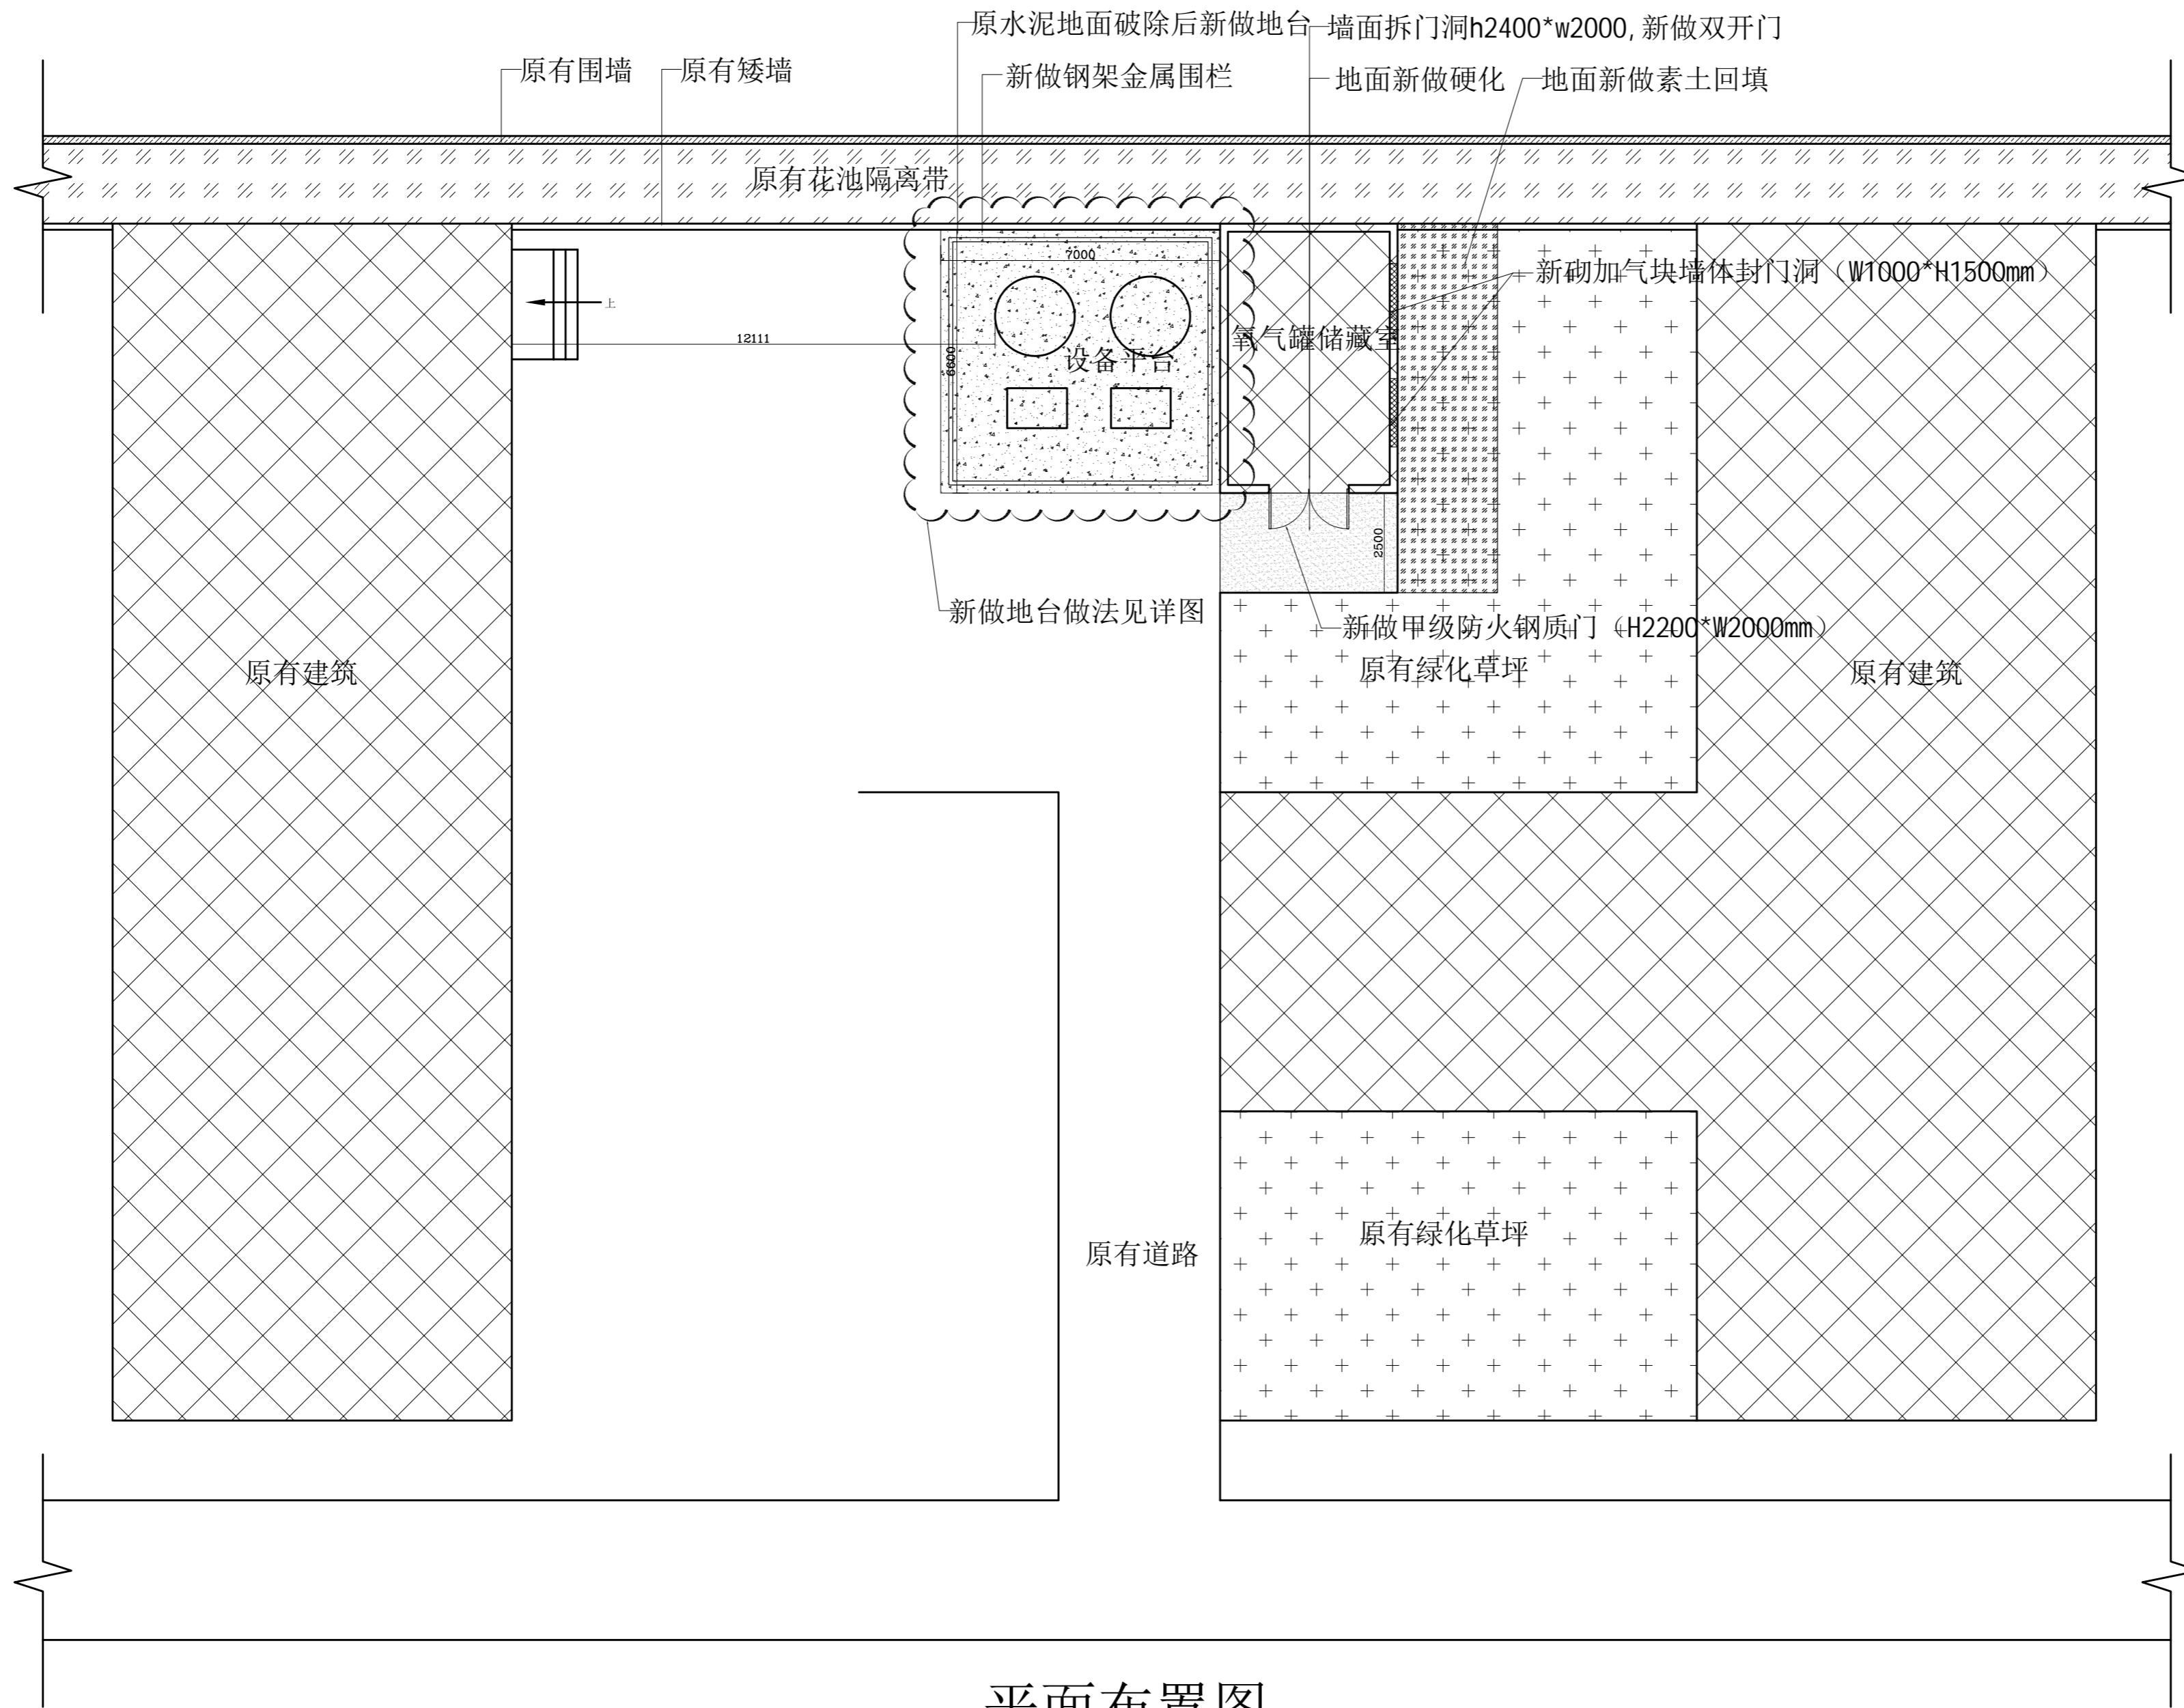

平面布置图

加盖图章处

图审章

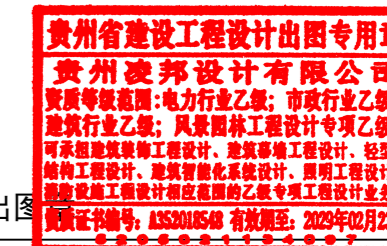

出图

注册章 (建筑、结构)

平面示意

审定 习波

审核 高志猛

项目负责 李向阳

专业负责 习波

校对 高志猛

设计 李向阳

建设单位

工程名称

子项-单体名称

平面布置图

图名

合同号

版次 V1.0 日期 2025-01

图别 建筑 图号 PL-02




凌邦设计


GUI ZHOU LING BANG Design CO., LTD.

建筑行业乙级设计资质证书编号: A352018548


日期	日期	日期	日期	日期	日期
签名	签名	签名	签名	签名	签名
专业	专业	专业	专业	专业	专业
燃气	电气	给排水	暖通	结构	总图
电气	暖通	电气	暖通	结构	总图

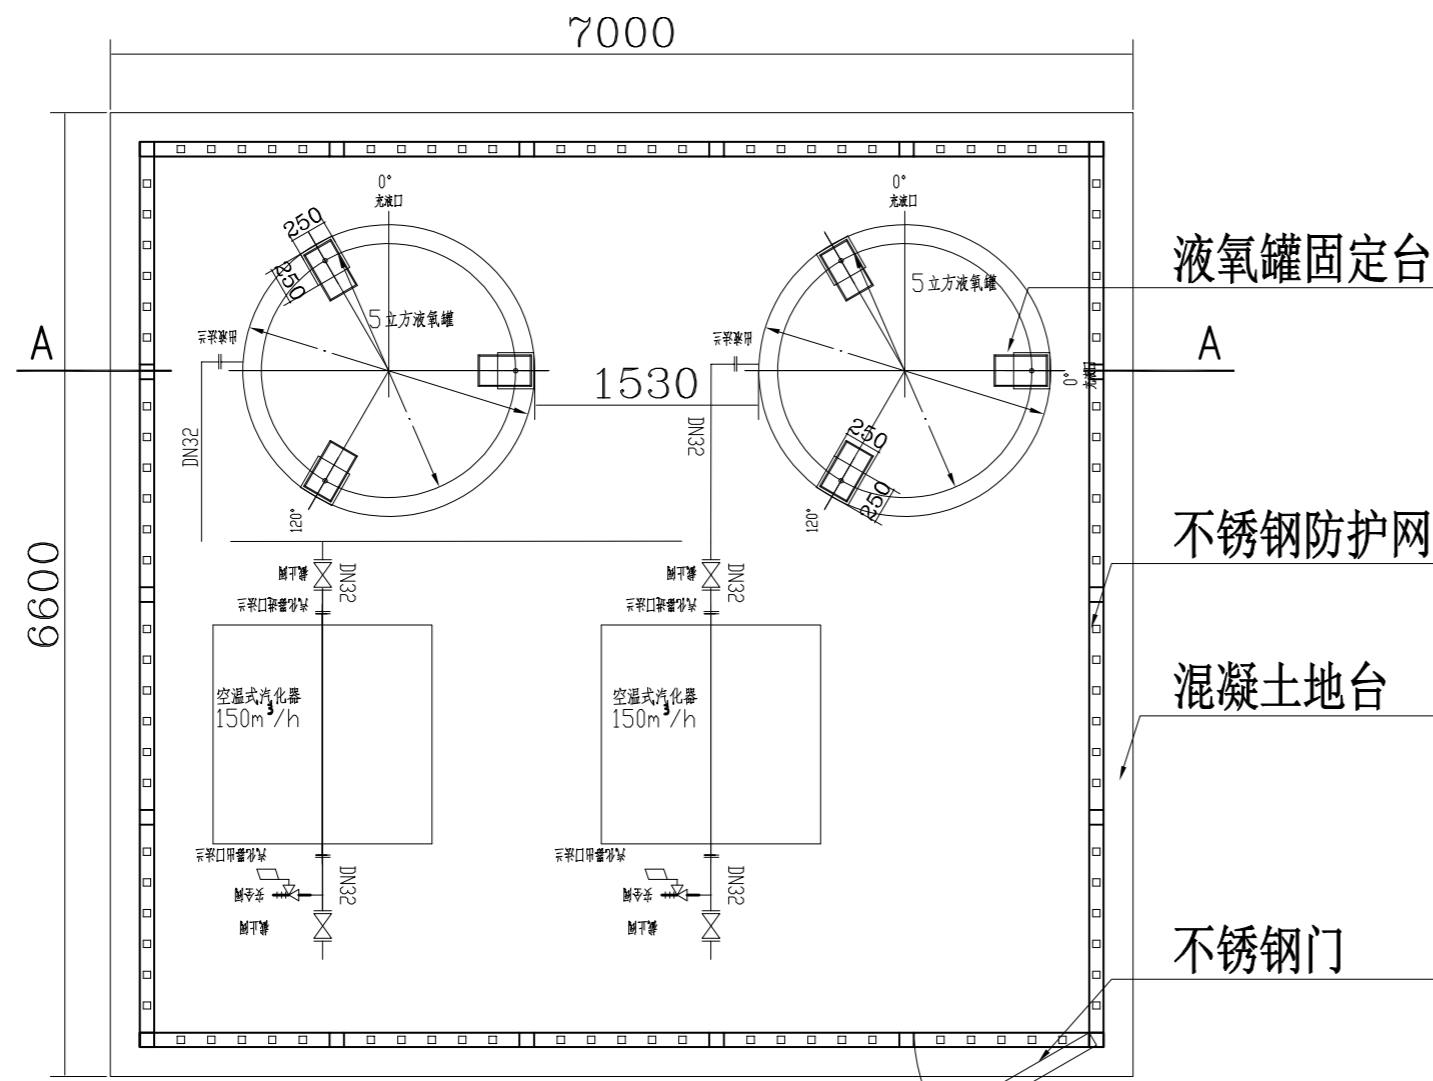


新做地台平面图

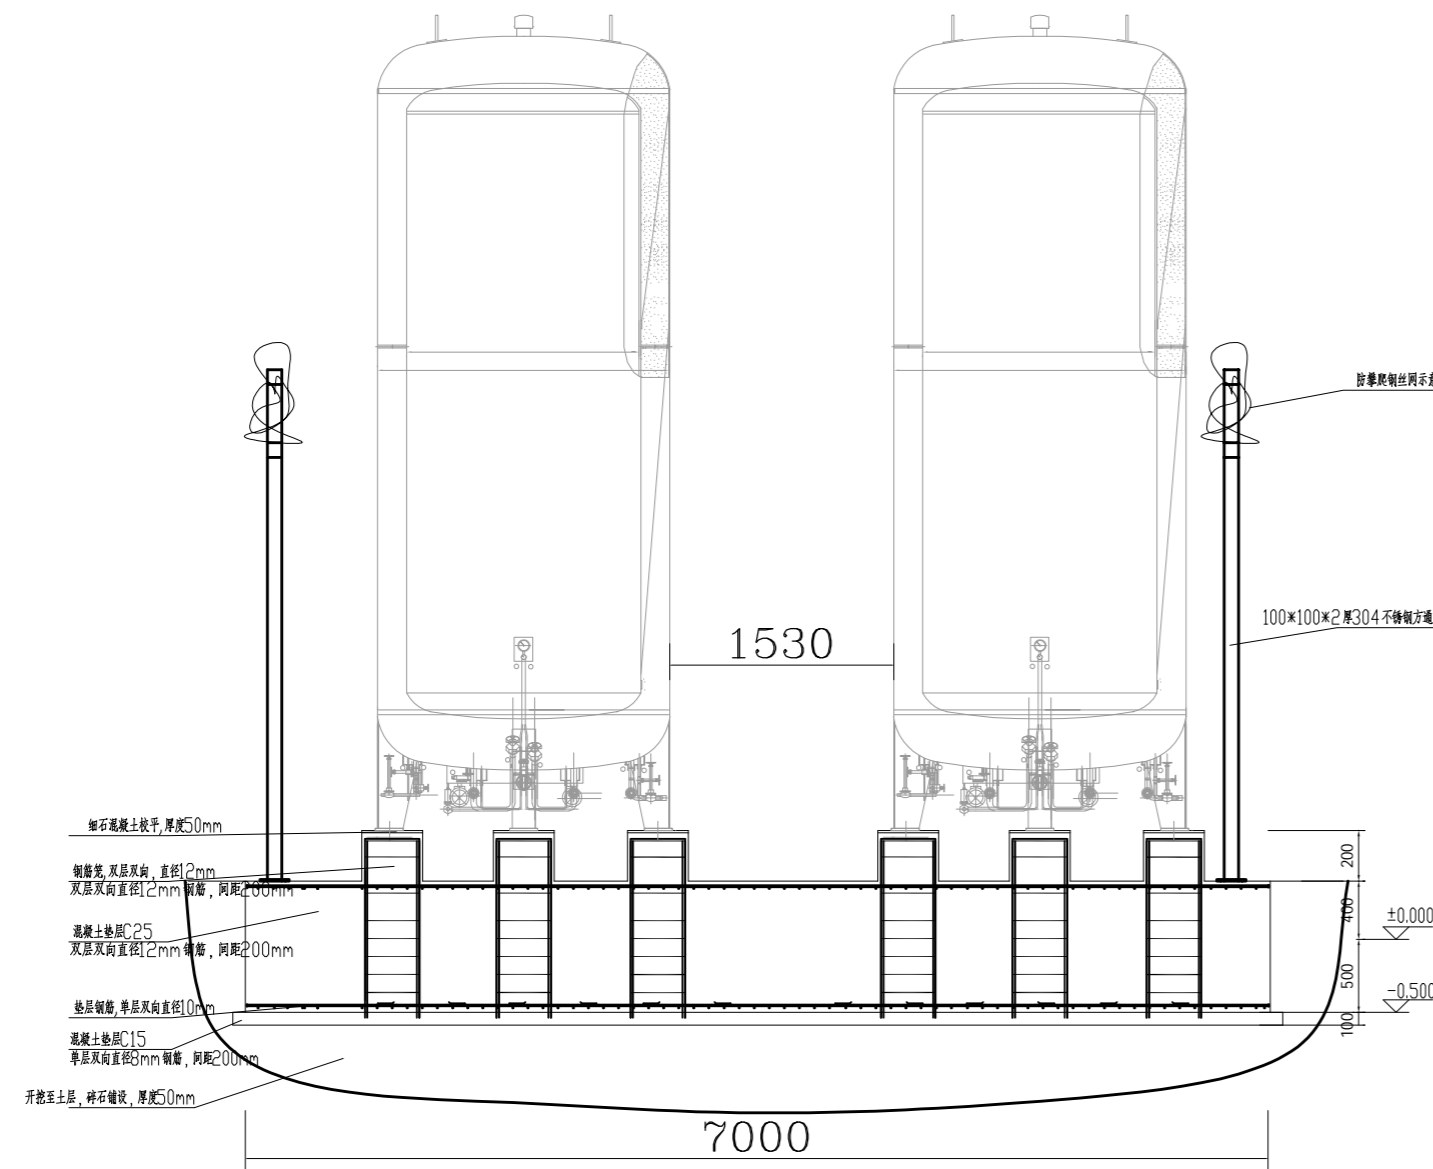

A-A剖面图

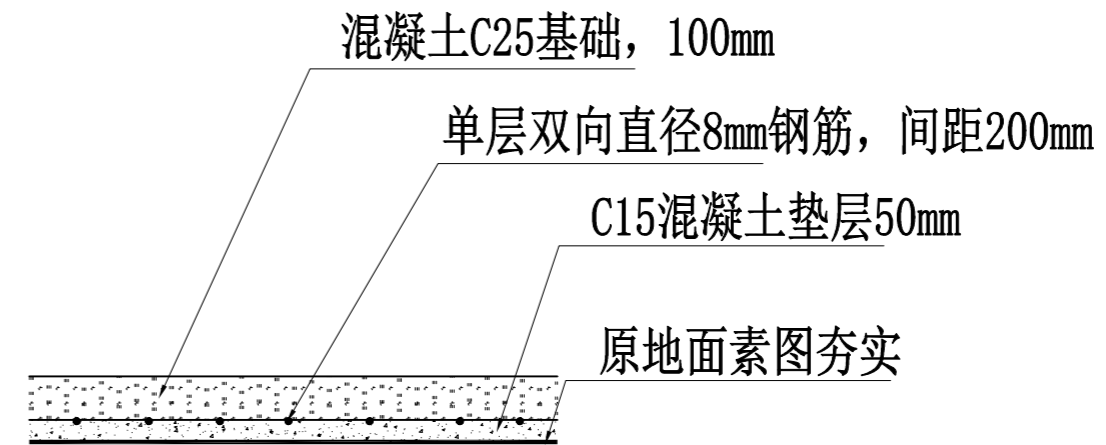

氧气储罐房地面硬化大样图

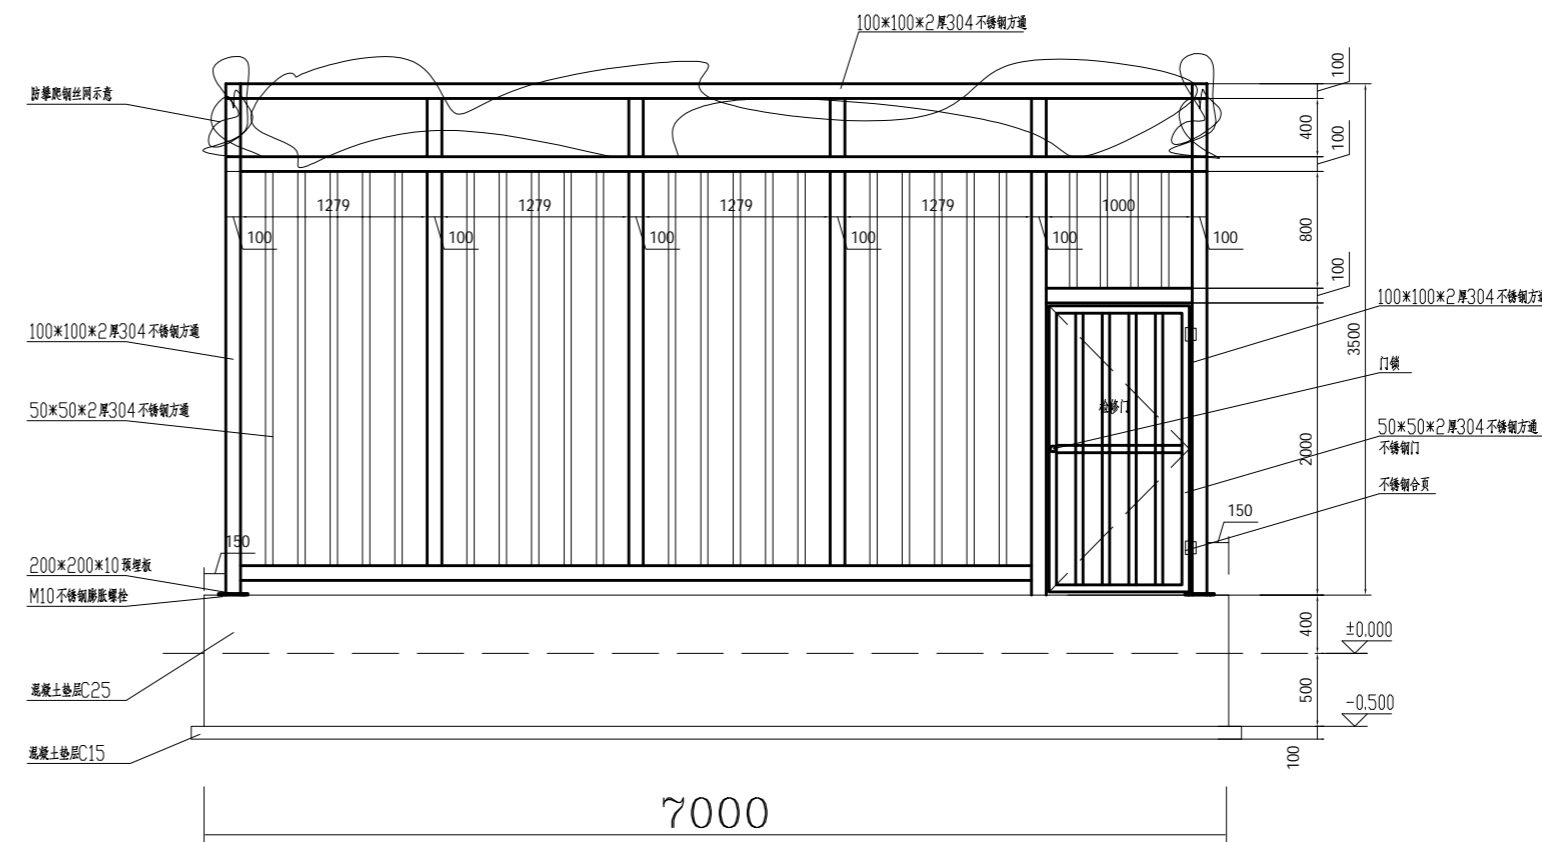


01立面图

其他立面参考此做法，其他立面无检修门

加盖图章处

图审章

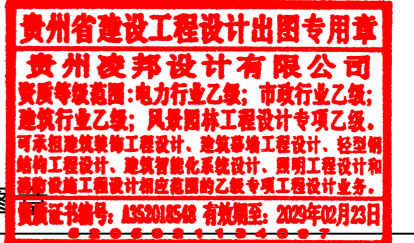

出图

注册章 (建筑、结构)

平面示意

审定 习波

审核 高志猛

项目负责 李向阳

专业负责 习波

校对 高志猛

设计 李向阳

建设单位

工程名称

子项-单体名称

地台详图

图名

合同号

版次 V1.0

日期 2025-01

图别 建筑

图号 DT-01



凌邦设计

GUI ZHOU LING BANG Design CO., LTD.

建筑行业乙级设计资质证书编号: A352018548